


ul. Pilsudskiego - j.mb. ch.kp.
 ul. Rybna - j.gr.
 obręb 03-24
 obręb 03-23
 dz. nr ew. 82/4
 dz. nr ew. 22
 dz. nr ew. 23/9

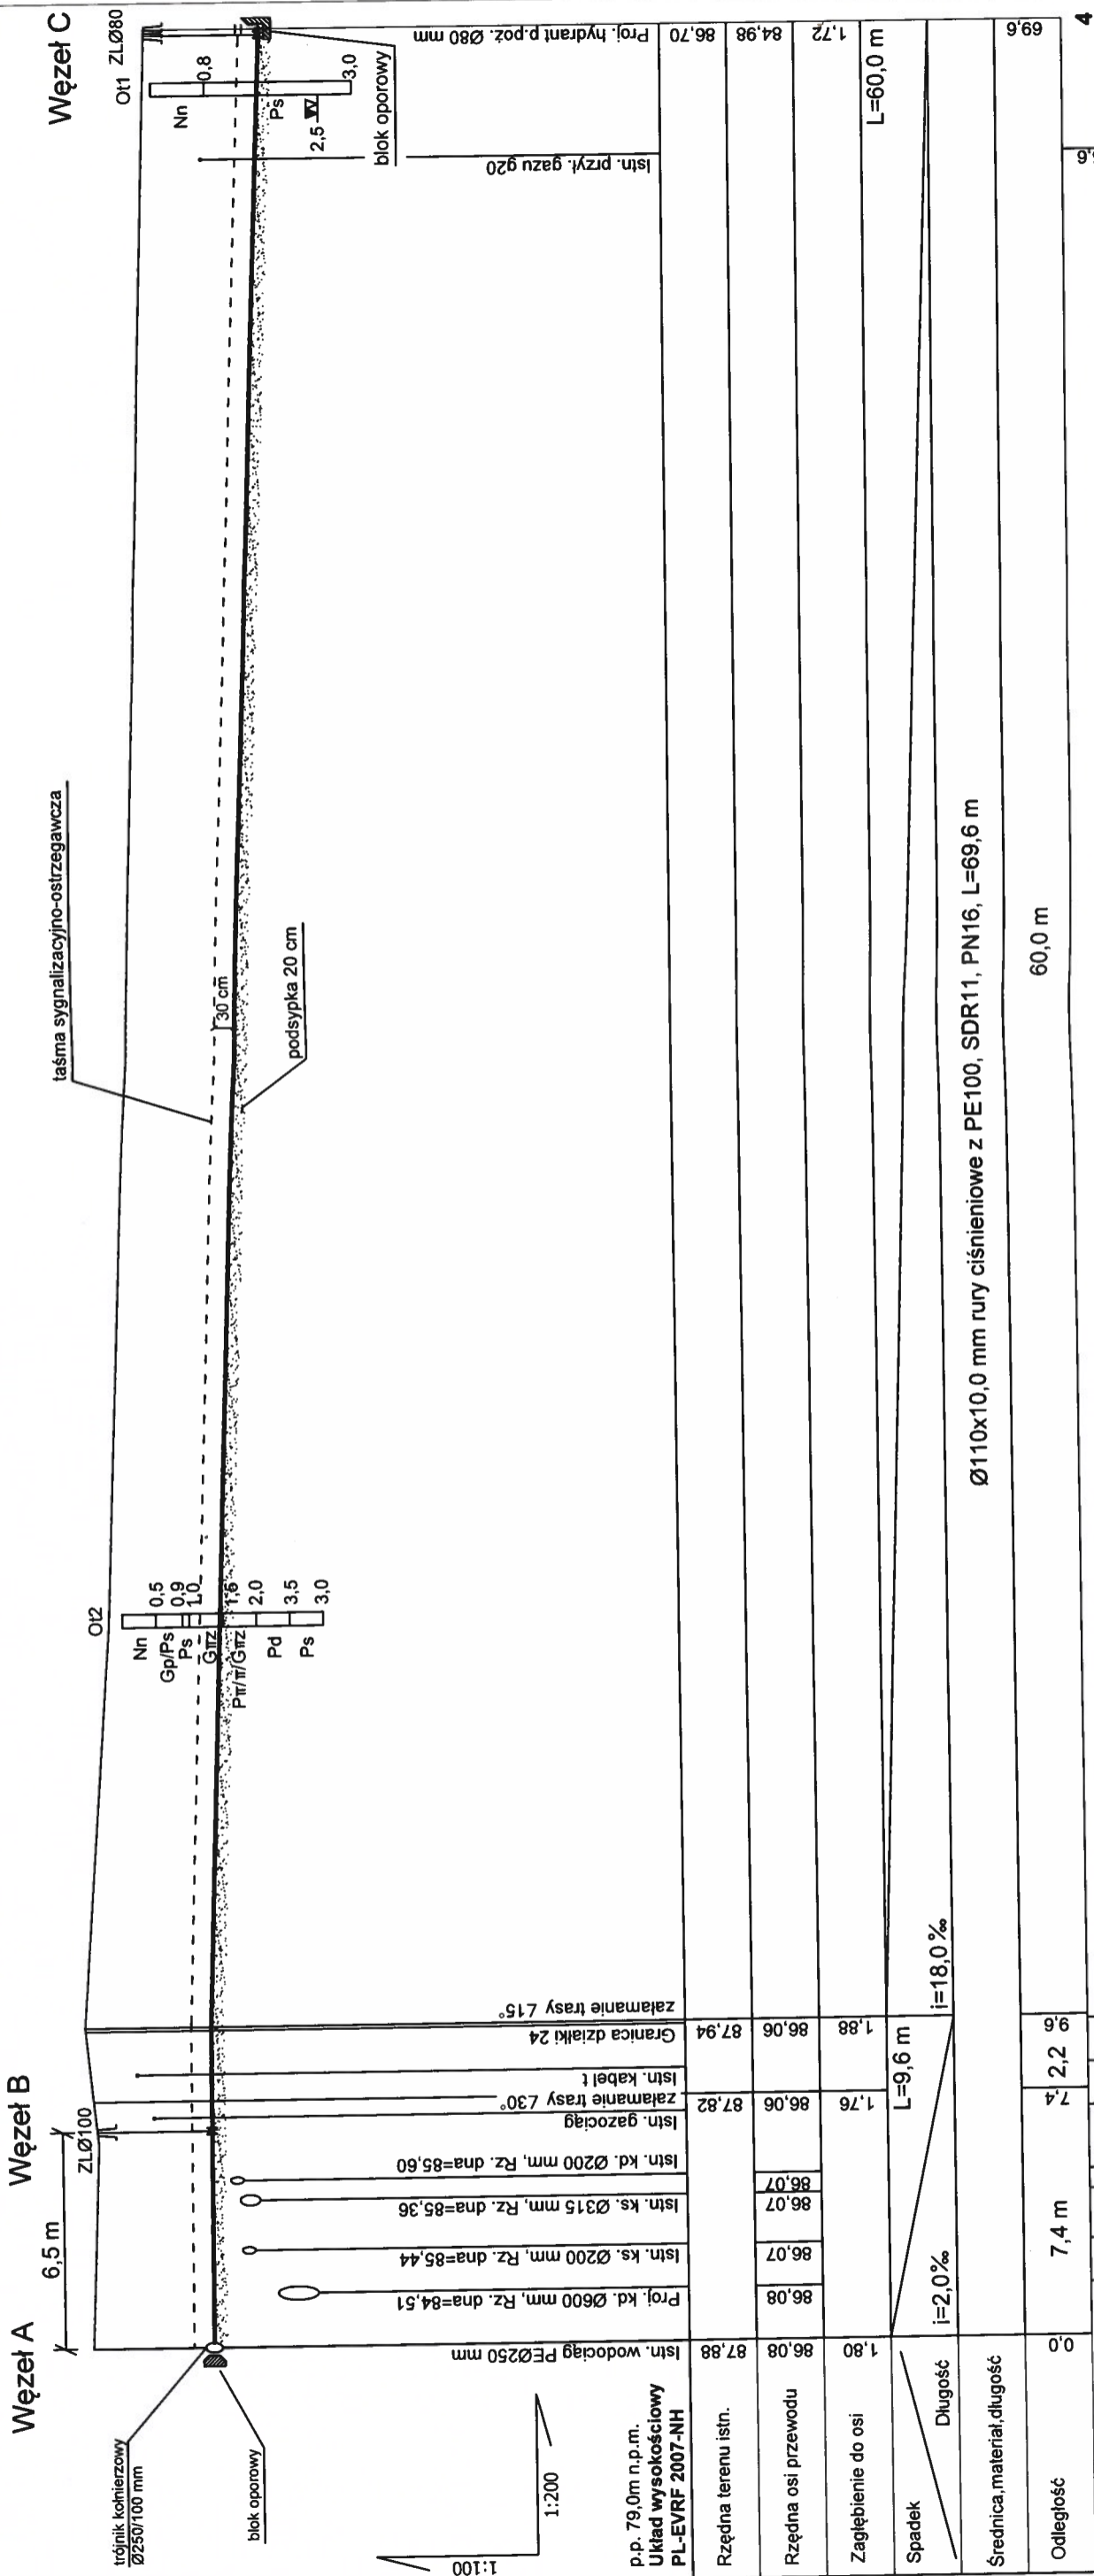

Rzędna terenu istn.	87,88	86,08	86,07	86,07	86,07	87,82	87,94	86,06	1,88	69,6
Rzędna osi przewodu	86,08	86,07	86,07	86,07	86,07	87,82	87,94	86,06	1,72	45,6
Zagłębienie do osi	1,80	0,07	0,07	0,07	0,07	0,07	0,07	0,07	1,72	24,0
Spadek	Długość i=2,0‰		Długość i=18,0‰		Długość i=18,0‰		Długość i=18,0‰		L=60,0 m	
Średnica, materiał, długość	Ø110x10,0 mm rury ciśnieniowe z PE100, SDR11, PN16, L=69,6 m									
Odstępek	0,0	7,4 m	2,2	9,6	60,0 m					
Numerы węzłów wg uzg. na naradznie	1	1	2	3	3					

Jednostka projektowa: PROJEKTOWANIE I NADZOROWANIE SIECI I INSTALACJI SANITARNYCH mgr inż. GRAZYNA OŚKO ul. BRZOZOWA 24A, 05-230 KOBYLKA, Biuro: ul. Sikorskiego 1B/2, 05-200 Wołomin. tel. 602 884 883		Specjalność: Instalacyjno-mierniczyzna w zakresie sieci sanitarnych do sporządzenia projektów sieci wodociągowych, kanalizacyjnych, gazowych i ciepłych uzbrojenia terenu		Podpis: [Signature]	
Funkcja: Projektowała:	Imię i nazwisko: mgr inż. Grażyna Ośko	Nr uprawnienia: Wa-507/94			
Sprawił:	mgr inż. Paweł Wyszumłek MAZ0146POOS/13				
Temat: P.T. budowy rozdzielczej sieci wodociągowej, zlokalizowanej w Zabkach w ul. Rybnej (na dz. nr ew. 24 obręb 03-23) z włączeniem do istniejącej sieci wodociągowej w ul. Pilsudskiego (dz. nr ew. 82/4 obręb 03-23, 03-24, dz. nr ew. 22 obręb 03-23). Inwestycja zlokalizowana w Zabkach Sp. z o.o. ul. Hubalczyków 1, 05-091 Zabki					
Branża: SANITARNA		Data: 23.07.2024r.		Skala: 1 : 200	
Nr rysunku: 1					

UWAGA:
 1. Przed przystąpieniem do budowy należy sprawdzić w terenie istniejącą sieć wodociągowej w miejscu włączenia i w zależności od tego ewentualnie skorygować spadek projektowanej sieci.
 2. Zgodnie z zapisami zawartymi w Decyzji Zarządu Powiatu Wołomińskiego nr 482.2024 z dnia 17.07.2024r., w punkcie 7 zasuwę należy zlokalizować poza nawierzchnią jezdni bitumicznej.