

GMINA FRYSZTAK

woj. podkarpackie
ul. Ks. Wojciecha Blejera 20, 38-130 Frysztak
tel. (17) 27 77 110, fax (17) 27 77 920
NIP 819-15-65-087 REGON 690582186

.....
/miejscowość, data/

Starosta Strzyżowski

STAROSTWO POWIATOWE W STRYŻOWIE	
KANCELARIA OGÓLNA	
WPŁ. DNIA	13.12.2016
L.dz.	otrzymuje
podpis	

W N I O S E K

**o przyjęcie zgłoszenia nie wymagającego uzyskania pozwolenia
wodnoprawnego**

Gmina Frysztak

Wnioskodawca:

.....
nazwa

ul. Ks. Wojciecha Blejera 20, 38-130 Frysztak

.....
adres

Zgodnie z art. 123a ustawy z dnia 18 lipca 2001r. Prawo wodne (tekst jednolity Dz. U. z 2015r. poz. 469 z późn. zm.) wnioskuję o przyjęcie zgłoszenia przejścia liniami energetycznymi lub telekomunikacyjnymi, lub innymi urządzeniami pod wodami innymi niż śródlądowe drogi wodne,

w ramach inwestycji pn:

Budowa oświetlenia fragmentu drogi powiatowej Nr 1320R Cieszyna – Huta Gogołowska – Kamienica w Cieszynie i Stępinie, Gmina Frysztak.

Załączniki do wniosku:

1. opis zamierzenia inwestycyjnego zgodny z art. 123a ust. 3,
2. kopia aktualnej mapy ewidencyjnej z naniesionym schematem planowanych działań i zasięgiem ich oddziaływania,
3. odpowiednie szkice lub rysunki,
4. oświadczenie o zgodności planowanego zamierzenia z warunkami korzystania z wód regionu wodnego oraz z wymaganiami wynikającymi z odrębnych przepisów,
5. zgoda właściciela wody.

WÓJT
mgr inż. Jan Ziarnik

.....
/podpis wnioskodawcy/

ZAŁĄCZNIKI DO ZGŁOSZENIA

o zamiarze przystąpienia do przejścia liniami energetycznymi pod wodami innymi niż śródlądowe drogi wodne, dz. **1331** w miejscowości **Cieszyna** gmina **Frysztak** w ramach inwestycji:

Budowa oświetlenia drogi powiatowej nr1320R Cieszyna-Huta Gogołowska-Kamienica w Cieszynie i Stępinie gm.Frysztak

Lokalizacja:

Cieszyna dz.1331

INWESTOR Gmina Frysztak ul.ks.W.Blajera 20 38-130 Frysztak

**JEDNOSTKA
PROJEKTOWA**

**Z.P.U.H „WILMED”
35-604Rzeszów, ul. Niezapominajek 42**

Projektował:

inż. J. Włodyka
E 172/75



- listopad 2016 -

1. Cel planowanych do wykonania robót

Celem planowanych do wykonania robót jest budowa oświetlenia drogi powiatowej celem poprawy warunków bezpieczeństwa mieszkańców.

2. Wpływ planowanych do wykonania robót na wody powierzchniowe i wody podziemne.

Przekroczenie pod potokiem Stępinianka linią kablową oświetleniową ułożoną pomiędzy słupami oświetleniowymi Nr29-30 przekroczenie Nr1, słupami oświetleniowymi Nr42-43 przekroczenie nr2 oraz słupami Nr35-36 przekroczenie Nr3 wykonać metodą podwiertu sterowanego wykonane zgodnie z projektem nie będzie mieć negatywnego wpływu na swobodny przepływ wody w korycie. Nie utrudni również administratorowi prowadzenia prac eksploatacyjnych w będzie usytuowane urządzenia. Urządzenie do podwiertu będzie sytuowane poza dz.Nr1331.

Nie przewiduje się specjalnych urządzeń do zapobiegania szkodliwości oddziaływania projektowanych robót. Należy jedynie zwrócić uwagę na właściwą ochronę dna i brzegów koryta w trakcie wykonawstwa, a w przypadku nieprzewidzianych uszkodzeń ich usunięcie poprzez uzupełnienie gruntu, zagęszczenie i zadarniowanie lub obsiew.

Planowana budowa polegająca na przekroczeniu cieku wodnego liniami kablowymi nie będzie miała żadnego szkodliwego wpływu na gospodarkę wodami, a co za tym idzie, nie zachodzi potrzeba projektowania i wykonywania urządzeń zapobiegających szkodliwemu oddziaływaniu projektowanej inwestycji.

Linia kablowa jak i czynności prowadzone podczas jej budowy pozostaną bez wpływu na przepływ wód w korycie cieku i na stan wód podziemnych oraz realizację celów środowiskowych.

Prowadzone prace nie spowodują zanieczyszczenia środowiska, a stan wody w cieku wodnym nie ma wpływu na wykonawstwo robót.

3. Opis wykonywanych robót, ich położenie, podstawowe parametry i warunki ich wykonania.

Przekroczenie potoku Stępinianka zostanie wykonane liniami kablowymi NN 0,4kV typu YAKY4x35 w rurze osłonowej SRS 110. Kabel umieszczony zostanie metodą przewiertu sterowanego na głębokości przejścia minimum 1,0 m pod dnem cieku. Całość przewiertu zostanie wykonana z poza terenu działek nr 1331.

Szczegółową lokalizację i sposób przekroczenia potoku Stępinianka przedstawiono na załączonym planie zagospodarowania terenu.

Zabrania się zrzutu ścieków i produktów ubocznych powstałych przy wykonywaniu przekroczeń do cieków wodnych. Wykonawca robót na własny koszt i własnym staraniem doprowadzi do odtransportowania produktów ubocznych z terenu wykonywania robót. Zaleca się wykonanie robót w okresie niewielkich lub normalnych opadów deszczu oraz niskich lub średnich stanów wody w cieku wodnym.

Przedstawione rozwiązania uwzględniają wymagania techniczne określone w normach: PN/E-05100-1, SEP-E003.

W trakcie prowadzenia robót budowlanych ściśle stosować się do zaleceń ujętych w uzgodnieniach i w niniejszym opracowaniu. Po wykonaniu prac dokonać odbioru robót i przekazać dokumentację powykonawczą. W przypadku eksploatacji linii zapewnić nienaruszalność stanu istniejącego urządzeń. W przypadku awarii postępować zgodnie z procedurą budowy linii.

W trakcie prowadzonych prac zabrania się:

- niszczenia brzegów i skarp przekraczanego cieku oraz wycinania i niszczenia drzew i krzewów,
- mycia pojazdów, składowania i tankowania materiałów pędnych, a także prowadzenia konserwacji sprzętu (smarowanie, wymiana olejów) na terenie w bezpośrednim sąsiedztwie cieku,

w przypadku wystąpienia zagrożenia powodziowego należy usunąć sprzęt techniczny na każde wezwanie właściwego organu lub administratora cieku.


Projektował:

inż. J. Włodyka
E 172/75






Profil poprzeczny nr 1 przejścia kablem pod dnem potoku.
skala 1:100/100.

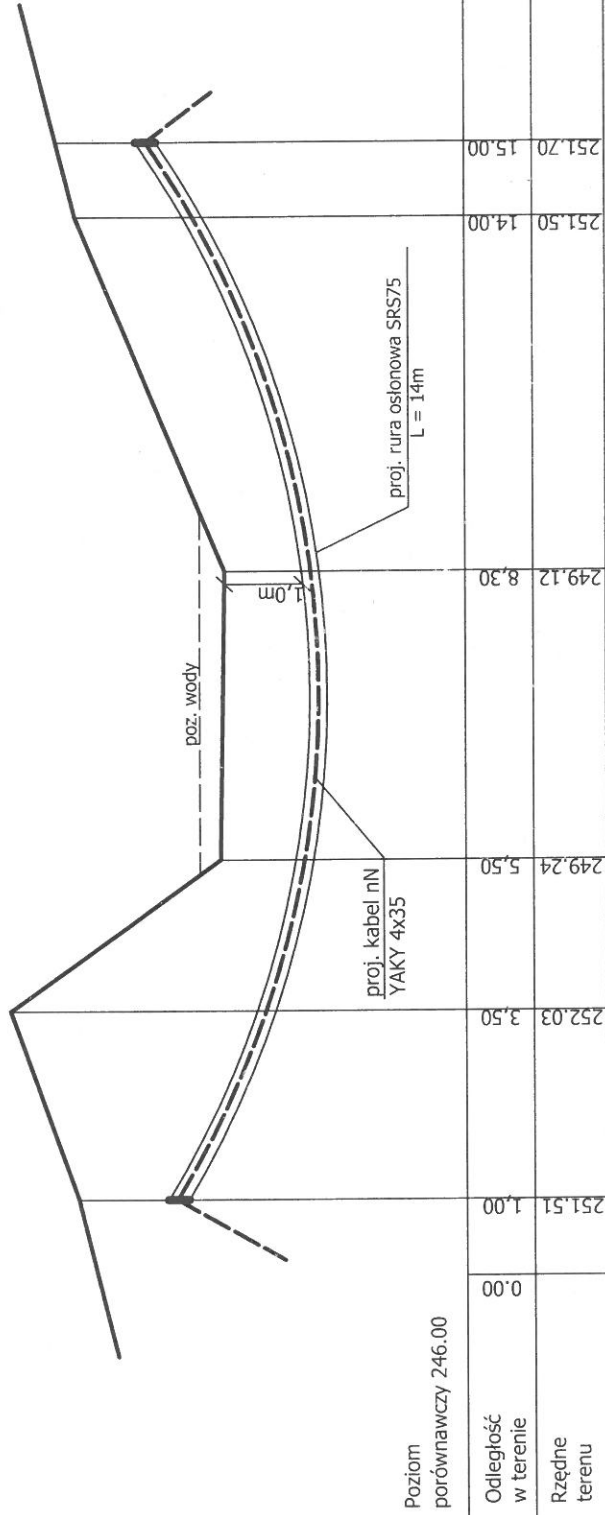

Z.P.U.H. "WILMED" inż. Janusz Włodyka 35-604 Rzeszów ul. Niezapominajek 42			
TEMAT	Budowa oświetlenia drogi w CIESZYŃNIE.		
ADRES	CIESZYŃNA gm. Frysztak		
OPRACOWANIE	PBW		
RYSUNEK	Profil skrzyżowania nr 1 kabla nN z potokiem.		
PROJEKTOWAŁ: inż. Janusz Włodyka E - 172/75		SPRAWDZIŁ: inż. R. Rogoziński E - 173/80	
		OPRACOWAŁ: inż. W. Piesiak 10.	
	DATA	01.2015.	SKALA 1:100/100
			NR RYS. 10.



Profil poprzeczny nr 2 przejścia kablem pod dnem potoku. skala 1:100/100.

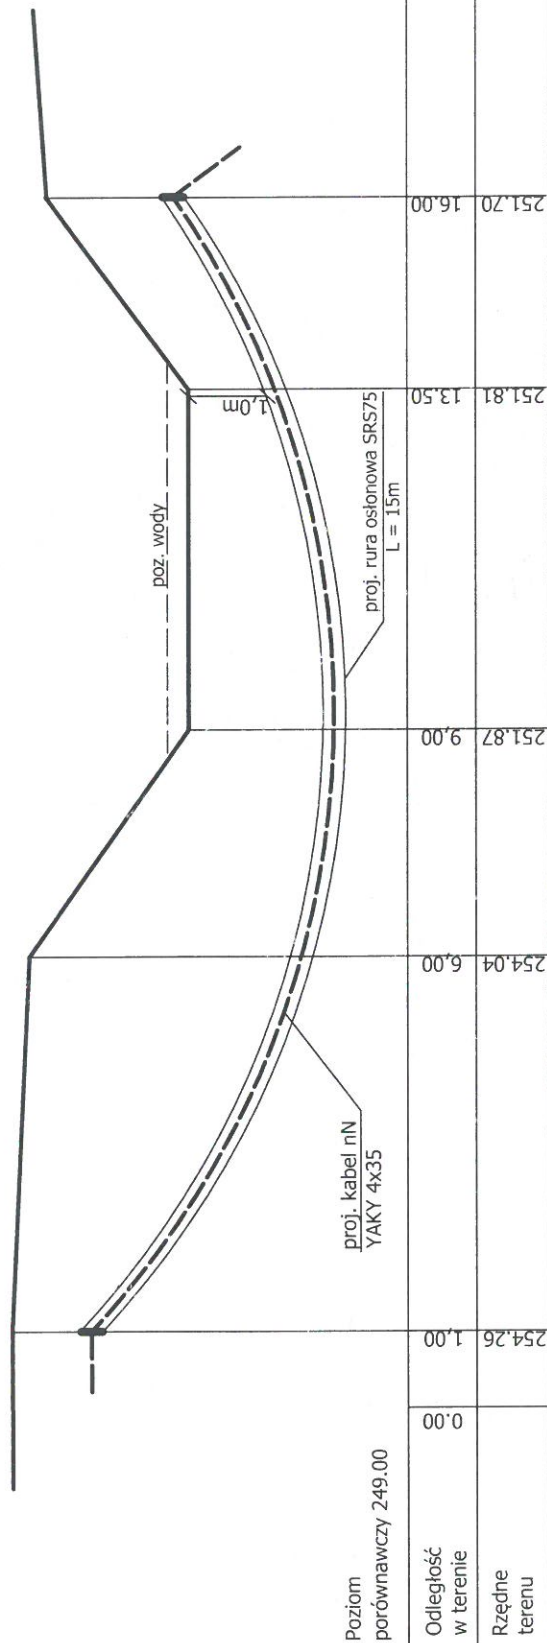

Poziom
porównawczy 249.00

Odległość
w terenie

Rzędne
terenu

Z.P.U.H. "WILMED" inż. Janusz Włodyka
35-604 Rzeszów ul. Niezapominajek 42

TEMAT Budowa oświetlenia drogi w CIESZYNIE.

ADRES CIESZYNA gm. Fryszak

OPRACOWANIE PBW

RYSUNEK Profil skrzyżowania nr 2 kabla nN z potokiem.

NR RYS. 11.


SKALA 1:100/100

DATA 01.2015.


PROJEKTOWAŁ: inż. Janusz Włodyka E - 172/75

SPRAWDZIŁ: inż. R. Rogoziński E - 173/80

OPRACOWAŁ: inż. W. Piesiak

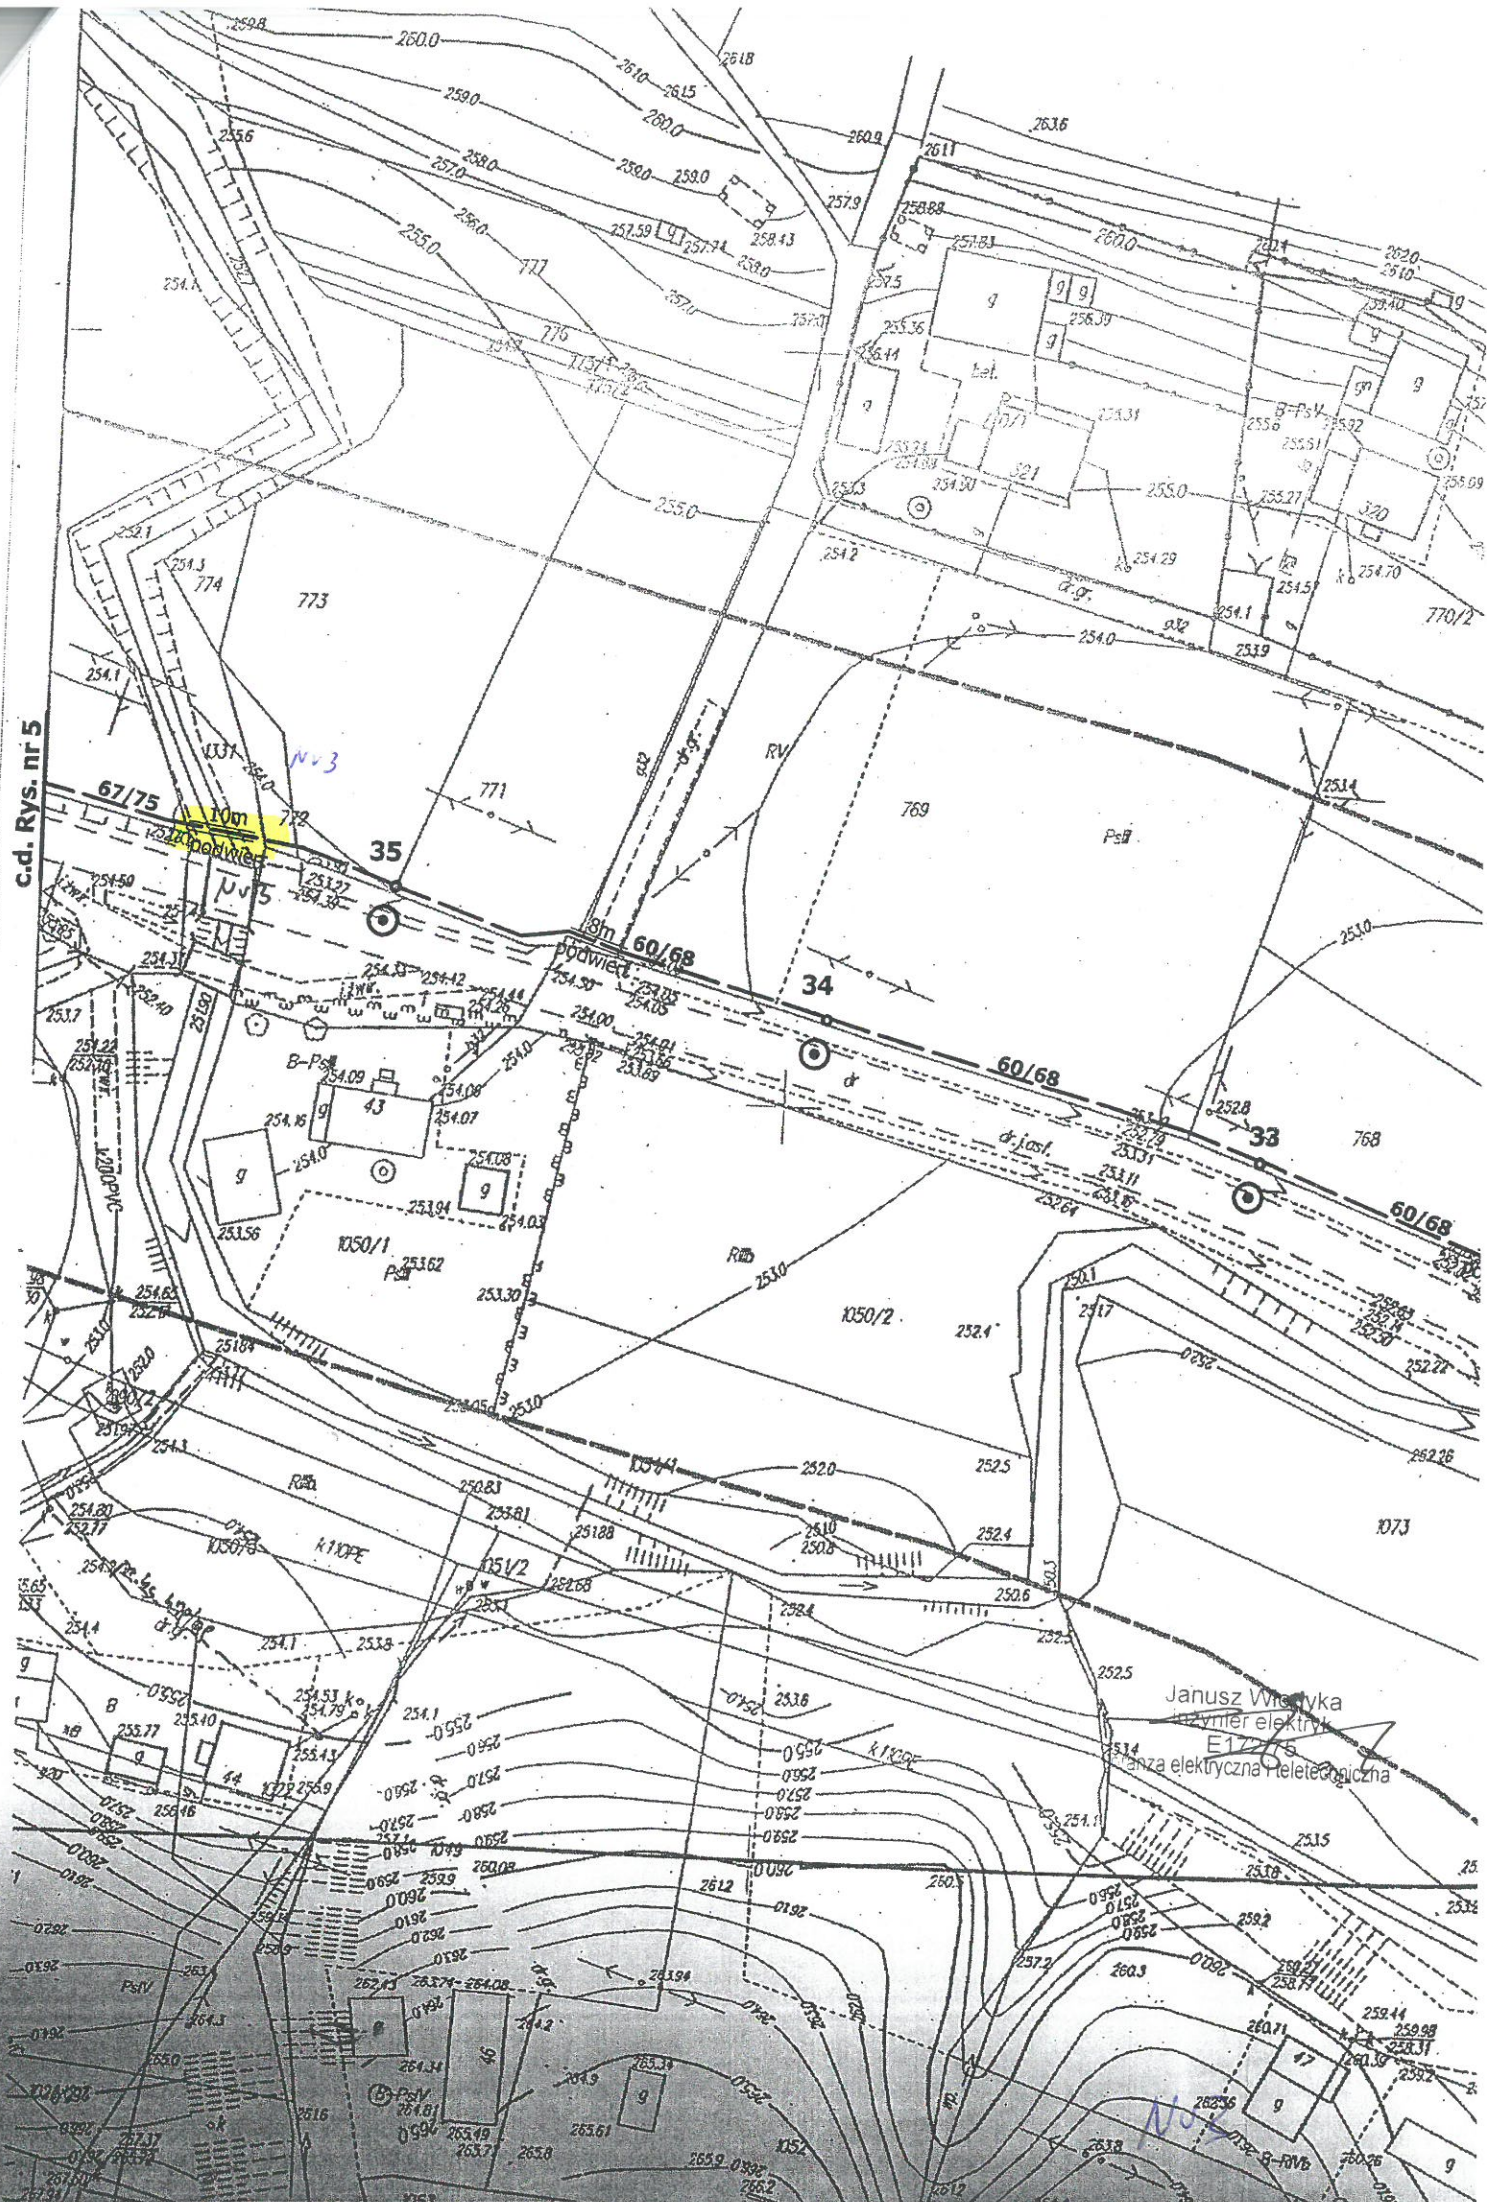

skala 1:100/100.

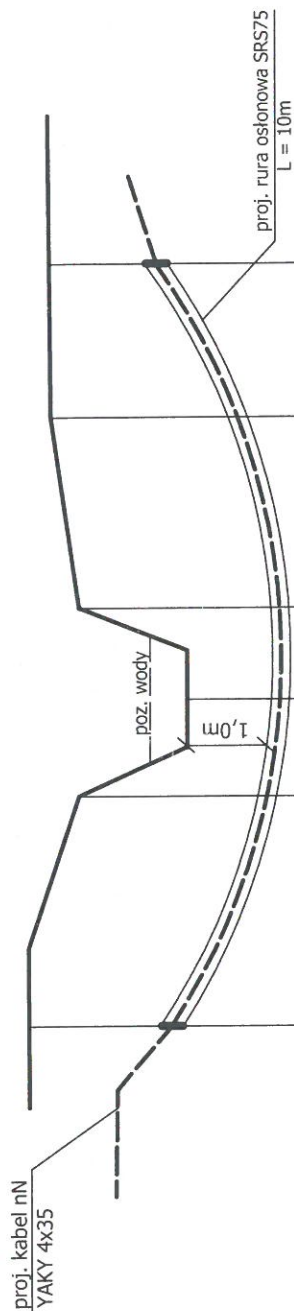


Poziom
porównawczy 249,00

Odległość w terenie	253.90	10.00	253.90
Rzędne terenu	251.90	8.00	251.90
	3.00	5.50	254.00


Z.P.U.H. "WILMED" inż. Janusz Włodyka 35-604 Rzeszów ul. Niezapominajek 42			
TEMAT	Budowa oświetlenia drogi w CIESZYNI.		
ADRES	CIESZYNA gm. Fryszak		
OPRACOWANIE	PBW		
RYSUNEK	Profil skrzyżowania nr 3 kabla nN z potokiem.		
PROJEKTOWAŁ: inż. Janusz Włodyka E - 172/HB	SPRAWDZIŁ: inż. R. Rogoziński E - 173/80	OPRACOWAŁ: inż. W. Piesiak	NR RYS. 9.

Profil poprzeczny nr 1 przejścia kablem pod dnem potoku. skala 1:100/100.

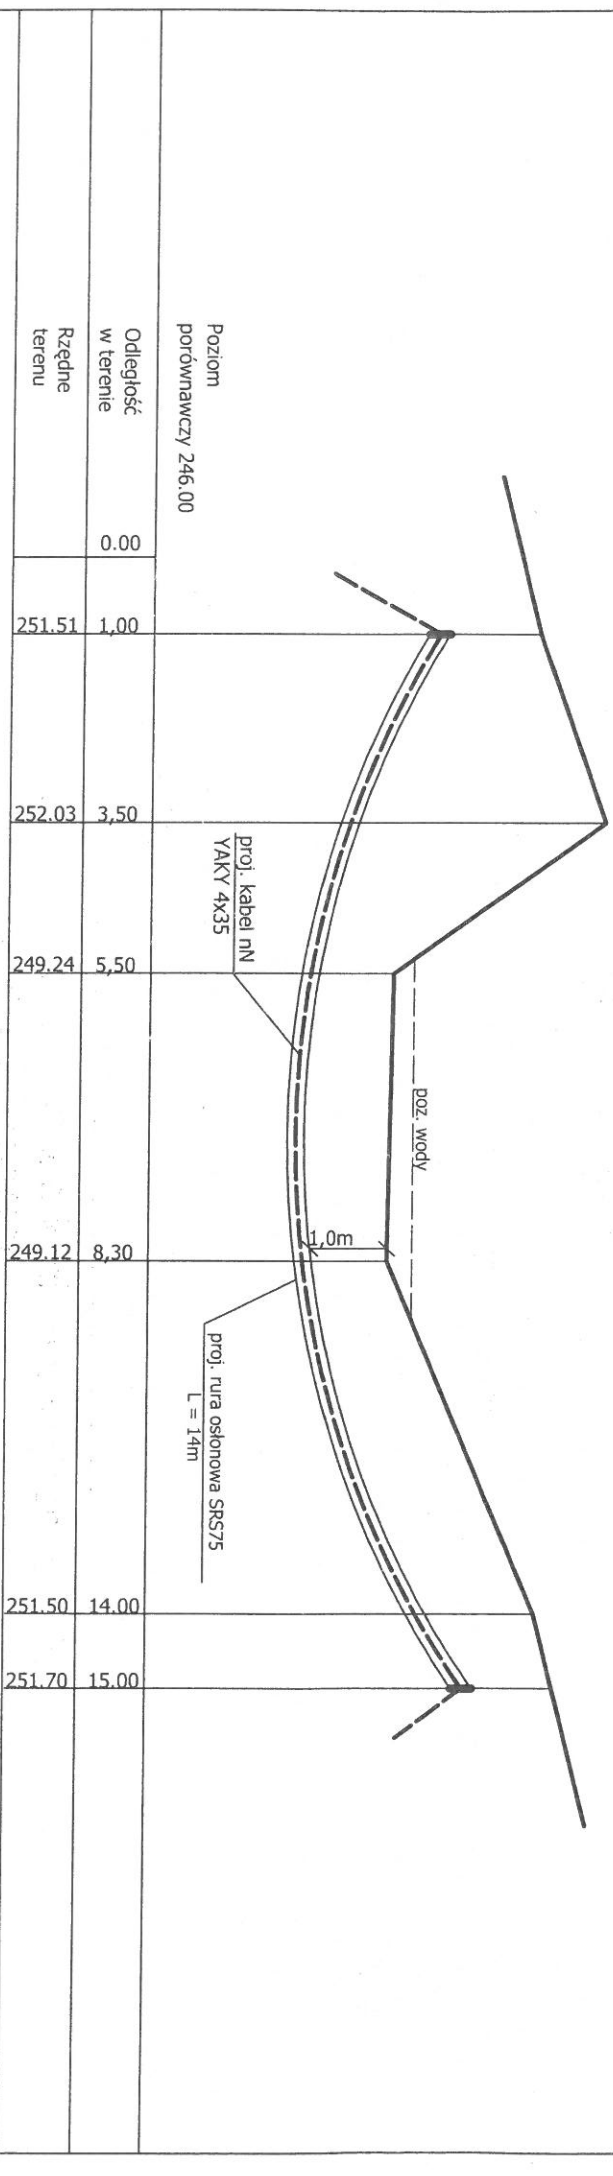

Z.P.U.H. "WILMED" inż. Janusz Włodczyka 35-604 Rzeszów ul. Niezapominajek 42			
TEMAT	Budowa oświetlenia drogi w CIESZYNIE.		DATA
ADRES	CIESZYŃNA gm. Fryszak		01.2015.
OPRACOWANIE	PBW		SKALA 1:100/100
RYSUNEK	Profil skrzyżowania nr 1 kabla nN z potokiem.		NR RYS. 10.
PROJEKTOWAŁ: inż. Janusz Włodczyka E-172/753 SPRAWDZIŁ: inż. R. Rogoźniński E-172/80 OPRACOWAŁ: inż. W. Piesiak			

skala 1:100/100.

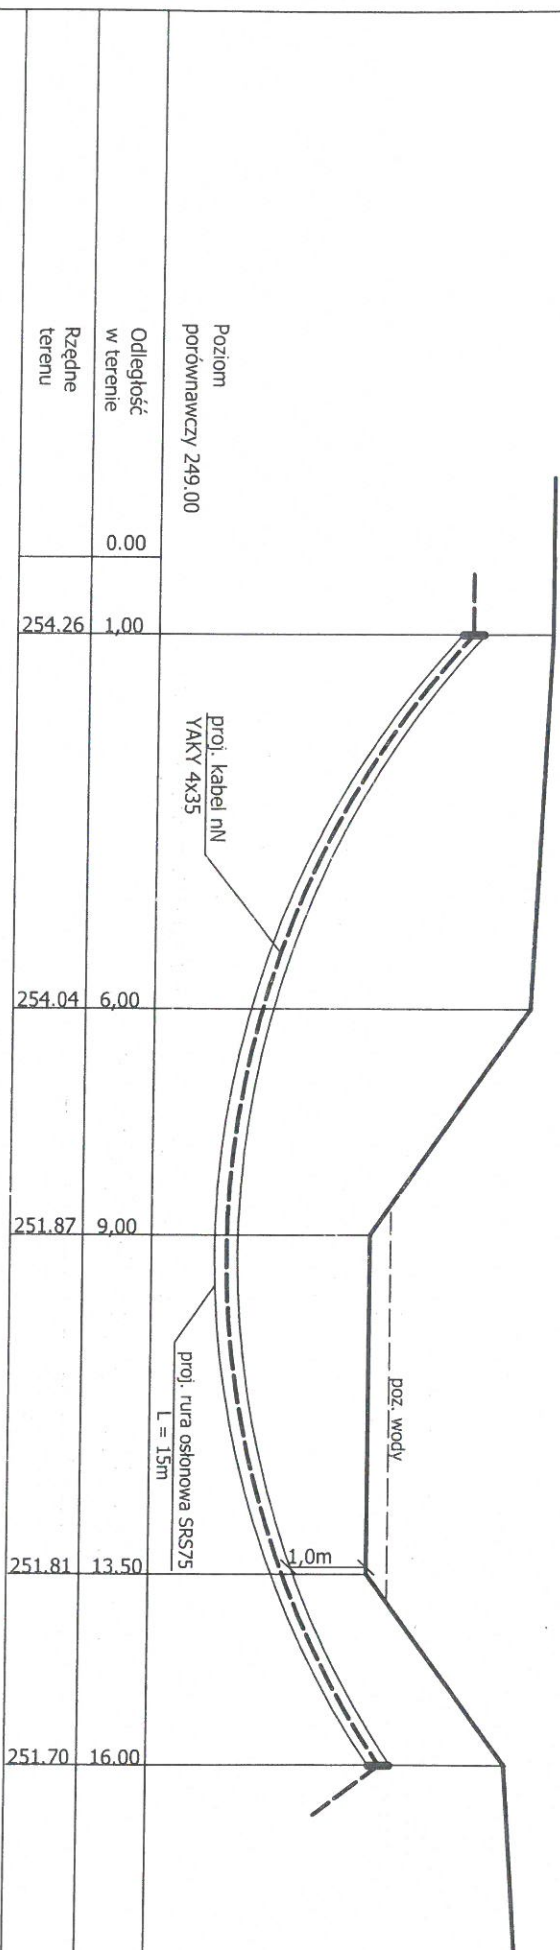

Z.P.U.H. "WILMED" inż. Janusz Włodzka 35-604 Rzeszów ul. Niezapominajek 42	
TEMAT	Budowa oświetlenia drogi w CIESZYŃNIE.
ADRES	CIESZYŃNA gm. Fryszak
OPRACOWANIE	PBW
RYSUNEK	Profil skrzyżowania nr 2 kabla mV z potokiem.
PROJEKTOWAŁ: inż. Janusz Włodzka E-17476	SPRAWDZIŁ: inż. R. Rogoziński E-10380
OPRACOWAŁ: inż. W. Piesiak	NR RYS. 11.
SKALA	1:100/100
DATA	01.2015.




Podkarpacki Zarząd Melioracji i Urządzeń Wodnych w Rzeszowie

35-959 Rzeszów, ul. Hetmańska 9, tel. 0-17 85-37-400 fax 0-17 853-64-21

e - mail: rzeszow@pzmiuw.pl www.pzmiuw.pl

ODDZIAŁ w SANOKU ul. Piłsudskiego 10, 38-500 Sanok

tel., fax: (0 ~ 13) 460 89 70, e-mail: sanok@pzmiuw.pl

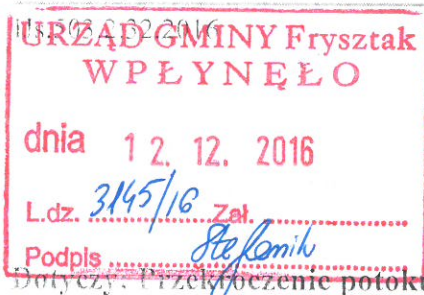

12.12.2016
P. Śliwko
Z.P.U.H. „WILMED”

Sanok, 28.11.2016r.

35-242 RZESZÓW

ul. NIEZAPOMINAJEK 42

Dotyczy: Przekroczenie potoku Stępinka

Podkarpacki Zarząd Melioracji i Urządzeń Wodnych w Rzeszowie, Oddział w Sanoku w odpowiedzi na Państwa pismo z dnia 23.11.2016 r. wyraża zgodę na przekroczenie potoku Stępinka dz. nr ewid. 1075:

1. Przekroczenie nr 1 w km 3+396 wykonać zgodnie z załączonym do Państwa pismem rys. nr 10
2. Przekroczenie nr 2 w km 4+685 wykonać zgodnie z załączonym do Państwa pismem rys. nr 11
3. Przekroczenie nr 3 w km 3+860 wykonać zgodnie z załączonym do Państwa pismem rys. nr 9

Jednocześnie informujemy, że:

1. Na powyższe zamierzenie należy uzyskać zgłoszenie wodnoprawne
2. Na wejście w teren działki nr ew. 1075 potok Stępinka należy zawrzeć umowę z PZMiUW w Rzeszowie wykonującym prawa właścicielskie do w/w działki, po uzyskaniu zgłoszenia wodnoprawnego
3. Zgodnie z art. 20 Ustawy z dnia 18 lipca 2001 roku Prawo Wodne istnieje obowiązek zawarcia pisemnej umowy (po wykonaniu przekroczeń) na użytkowanie gruntu należącego do potoku Stępinka, związanego z przekroczeniem. W umowie będą określone wartości opłaty rocznej za użytkowanie w/w gruntu.

Załączniki:

1. Mapa z projektowanymi przejściami +profile poprzeczne

Otrzymują:

1. Adresat
2. a/a AP

Kierownik Oddziału

Kazimierz Więcek