

# Mapa do celów projektowych

Skala 1:500

woj. łódzkie pow. bełchatowski  
m. 100101\_1 Bełchatów  
obr. 0005  
dz. 307/11

GK 6641.367.2024

Układ współrzędnych: państwowy "2000/6"

Układ wysokości: Kronsztadt "60"

Granice działek wg ewidencji gruntów

Mapa wektorowa aktualna w zakresie opracowania na 28.02.2024 r.

służy do celów projektowych.

Nie ustalano słuszności gruntowych w zakresie mapy.

Urządzenia projektowane sprawdzono w ZUDP.

Nie wyklucza się istnienia w terenie innych nie wykazanych

na niniejszej mapie urządzeń podziemnych,

które nie były zgłoszone do inwentaryzacji.

zakres opracowania

Wykonawca:



AS-GEO Usługi Geodezyjno-Kartograficzne Agata Specjińska-Kwiecień

Geodeta uprawniony: mgr inż. Agata Specjińska-Kwiecień

Świad. GKG. Nr 22690, zakres: 1, 2

Bełchatów, 28.02.2024r.

Szkic lokalizacji

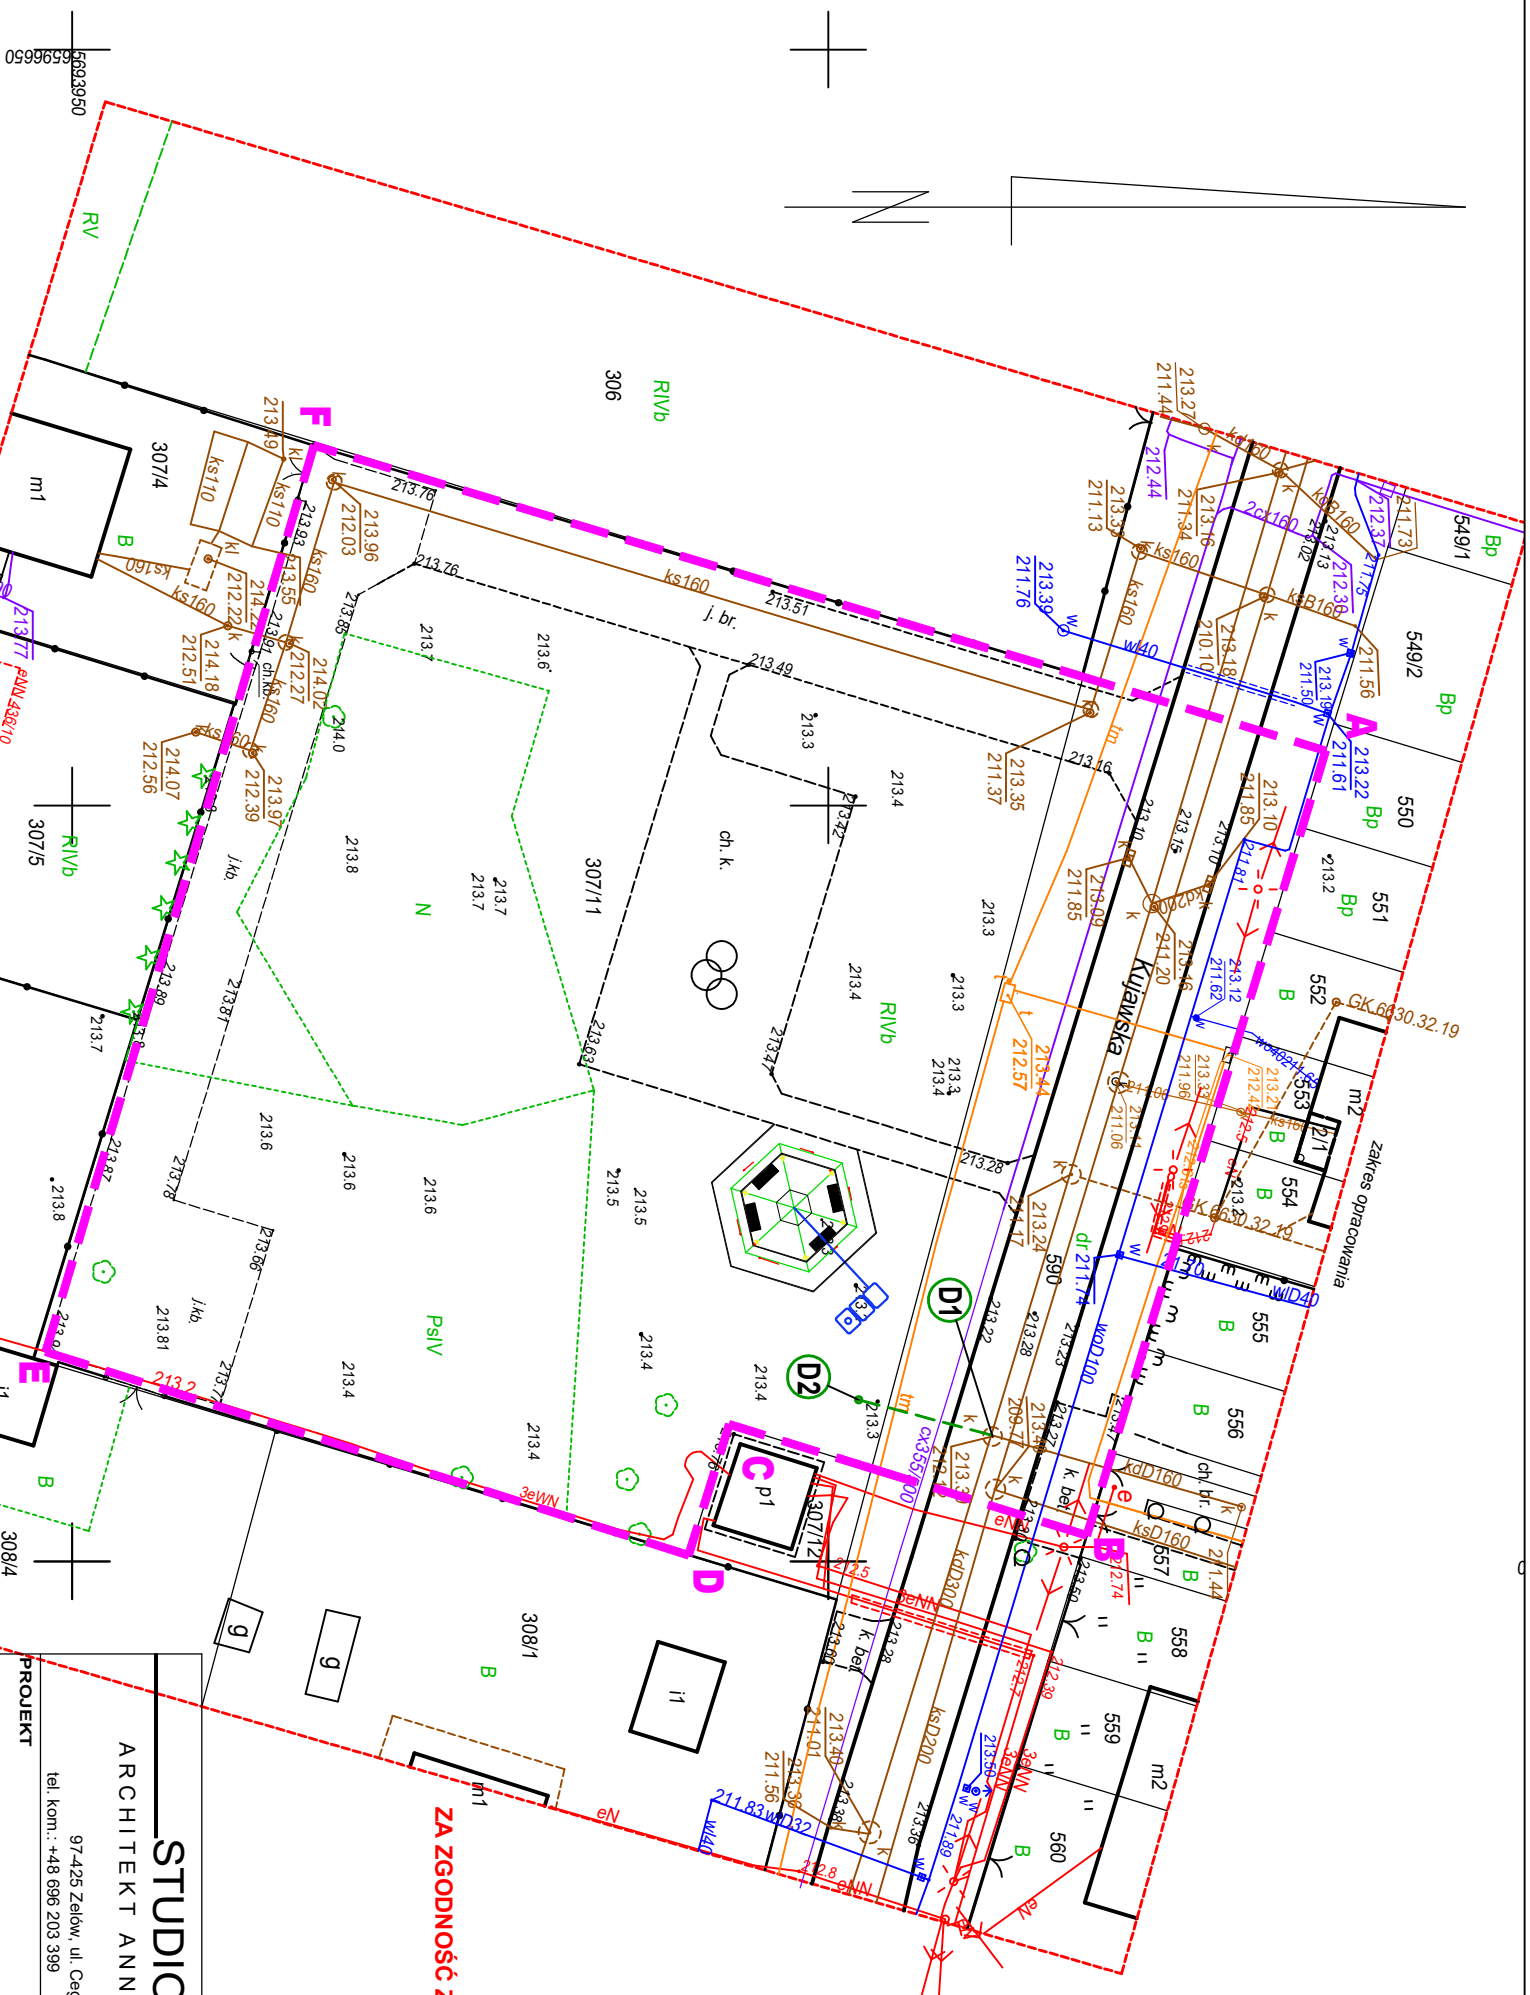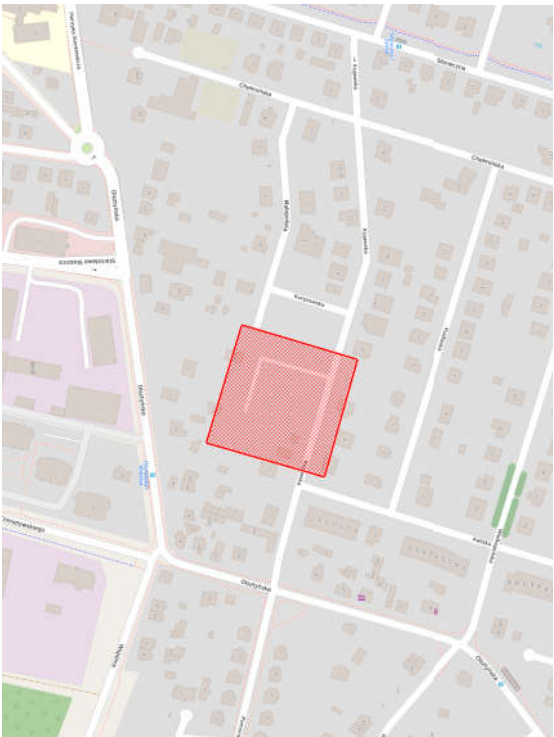

Poswiadcza się, że niniejszy dokument został  
opracowany w wyniku prac geodezyjnych i kartograficznych,  
których wyniki w postaci operatu technicznego  
zostały przekazane do Państwowego Zasobu Geodezyjnego  
i Kartograficznego na podstawie zgłoszenia Staroście  
Bełchatowskiemu roboty nr GK.6641.367.2024.  
Wykonawca prac geodezyjnych:

AS-GEO Usługi Geodezyjno-Kartograficzne

mgr inż. Agata Specjińska-Kwiecień, Uprawnienia N 22690.

Operat pozytywnie zweryfikowany i zatwierdzony

pod numerem P.1001.2024.664 w dniu 06.03.2024 r.,

protokołem weryfikacji nr GK.6641.367.2024\_1 z dnia 06.03.2024 r.

Jednocześnie informuję, że jestem świadom odpowiedzialności

kamiej za składanie fałszywego oświadczenia.

## LEGENDA:

**A--F** Obszar opracowania

Projekowane przyłącze kanalizacji deszczowej  
Ø160 PVC SDR34 SN8 LITE

**D1** Punkty charakterystyczne projektowanego  
przyłącza kanalizacji deszczowej

ZA ZGODNOŚĆ Z ORYGINAŁEM

STUDIO 3:

ARCHITEKT ANNA BACZMAGA

97-425 Żelków, ul. Ceglana 56

tel. kom.: +48 696 203 399 biuro@studio-33.pl

PROJEKT

PROJEKT PRZYŁĄCZA KANALIZACJI DESZCZOWEJ DLA  
ZADANIA: "BUDOWA OBIEKTU MAŁEJ ARCHITEKTURY  
- TĘŻNI SOLANKOWEJ  
WRAZ Z INFRASTRUKTURĄ TECHNICZNĄ"

w ramach zadania:

"BUDOWA TĘŻNI SOLANKOWEJ NA OSIĘDLU OLSZTYŃSKIM"

ADRES INWESTYCJI

Dz. nr ewid. 307/11, 590, obręb 05, miasto Bełchatów

IMIĘ I NAZWISKO

NUMER

UPRAWNIEN

PODPIS

BRANŻA SANITARNA

mgr inż. Kamili

Woszczyk

LOD/3907/PWBS/19

TYTUŁ RYSUNKU

1:100

FORMAT

A4

DATA

04/2024

PROJEKT ZAGOSPODAROWANIA TERENU

BRANŻY SANITARNEJ

BRANŻA

SANITARNA

NR RYSUNKU

S.2

Wszelkie prawa zastrzeżone, łącznie z prawem reprodukcji lub udostępniania osobom trzecim bez  
zgody lub jego części, bez wyjątku upoważnienia Projektanta