

Instalacja wentylacji - rzut dachu


Wentylator PFD-315/4D 1F
na cokole wg rysunku szczegółowego.
Zamontować tak aby dolna krawędź wylotu
wentylatora (lub kołnierz) znajdowała się 80cm
nad połacią dachu.

Wentylator PFD-250/4 1F
na cokole wg rysunku szczegółowego.
Zamontować tak aby dolna krawędź wylotu
wentylatora (lub kołnierz) znajdowała się 80cm
nad połacią dachu.

Wentylator PFD-250/4 1F
na cokole wg rysunku szczegółowego.
Zamontować tak aby dolna krawędź wylotu
wentylatora (lub kołnierz) znajdowała się 80cm
nad połacią dachu.

Wentylator PFD-315/4D 1F
na cokole wg rysunku szczegółowego.
Zamontować tak aby dolna krawędź wylotu
wentylatora (lub kołnierz) znajdowała się 80cm
nad połacią dachu.

Obróbki dekarские wykonać tak aby nie występowały zastoiny wodne za
cokołem wentylatora (patrzac od najniższego punktu dachu).
Cokoły dachowe powinny mieć wysokość co najmniej 70cm tak aby poziom
wylotu powietrza z wentylatora był na wysokości co najmniej 80cm ponad połacią
dachu.
Cokoły zamówić do dachu o nachyleniu ok. 11% (kął nachylenia ok. 6°).
Do wentylatorów doprowadzić zasilanie. Wykonać sterowanie wydajnością oraz
elementy kontrolno - informacyjne.

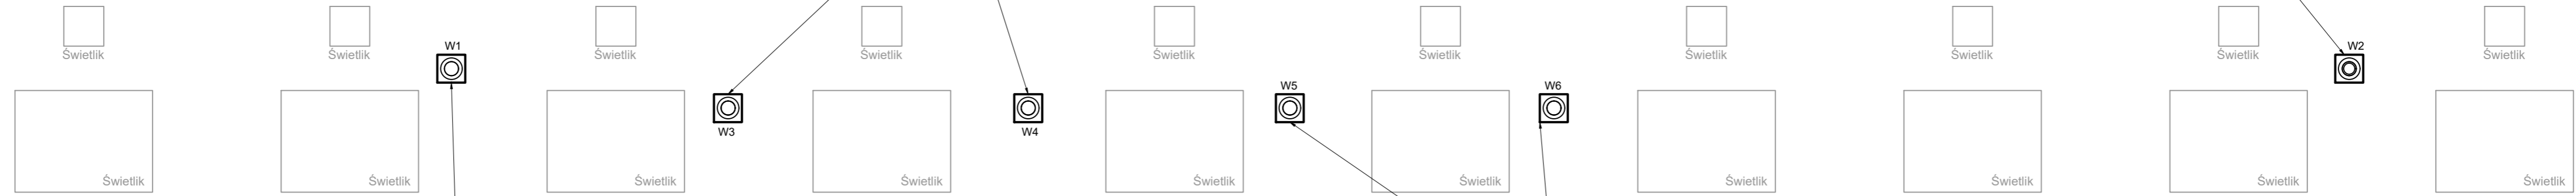

Jednostka projektowa: PRO-DAM Damian Dziubyna Gładyszów 75, 38-315 Uście Gorlickie tel. 506 054 564, e-mail. damian.dziubyna@gmail.com NIP: 738-192-47-78 REGON: 367456187			
Inwestor: TELE-FONIKA Kable S.A. ul. Hipolita Cegielskiego 1 32-400 Myślenice		Temat opracowania:	
Stadium: PROJEKT TECHNICZNY		PROJEKT TECHNICZNY INSTALACJI WENTYLACJI WYWIEWNEJ NOWEJ LINII POCYNOWNI W NOWEJ HALI NA WYDZIALE TDL NA TERENIE ZAKŁADU TELE-FONIKA KABLE S.A. W KRAKOWIE.	
Element: PROJEKT INSTALACJI WENTYLACJI		Tytuł rysunku: Instalacja wentylacji - rzut dachu	
Branża: SANITARNA			
Projektant:	Imię i nazwisko mgr. inż. Maciej Mróz	Uprawnienia / specjalność NR EWIDENCYJNY: MANTOSP00011 Specjalność instalacyjna w zakresie sieci instalacji i urządzeń ciepłych, wentylacyjnych, gazowych, wodociagowych i kanalizacyjnych	Podpis
Współpraca:	Imię i nazwisko mgr. inż. Damian Dziubyna	Uprawnienia / specjalność NR EWIDENCYJNY: MANTOSP00010 Specjalność instalacyjna w zakresie sieci instalacji i urządzeń ciepłych, wentylacyjnych, gazowych, wodociagowych i kanalizacyjnych	Podpis
Data opracowania: 03.2025	Skala: 1:100		Nr rys.: 2